
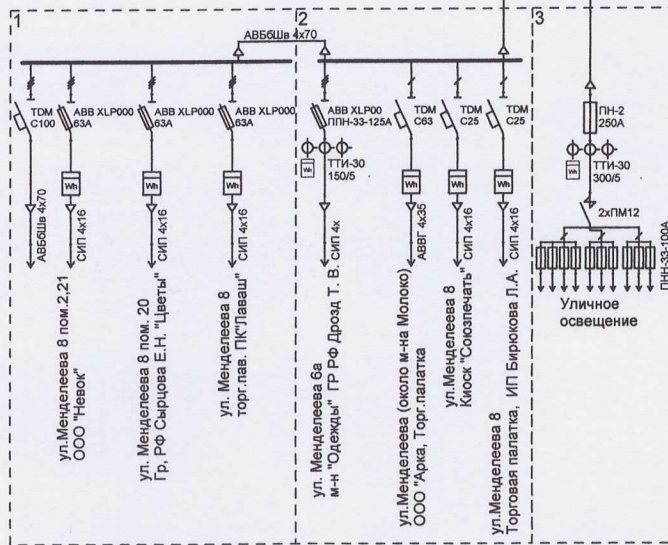
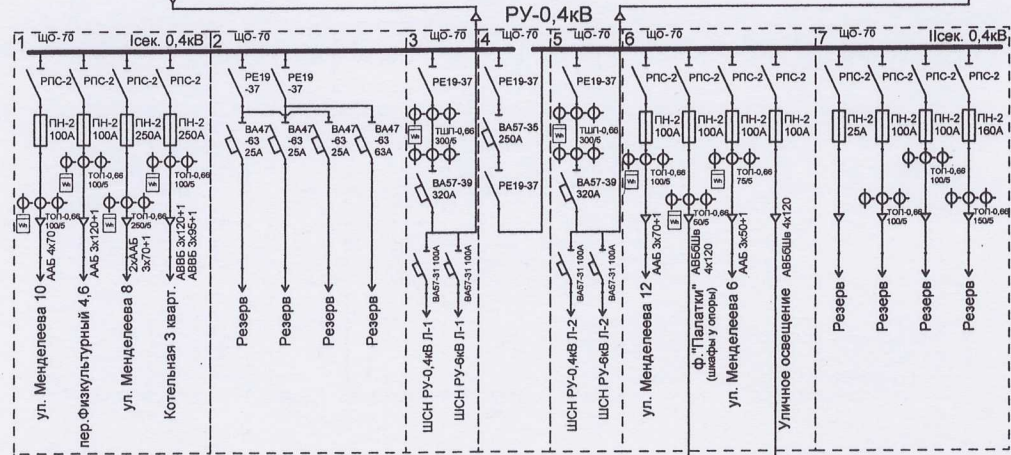


РУ-6кВ

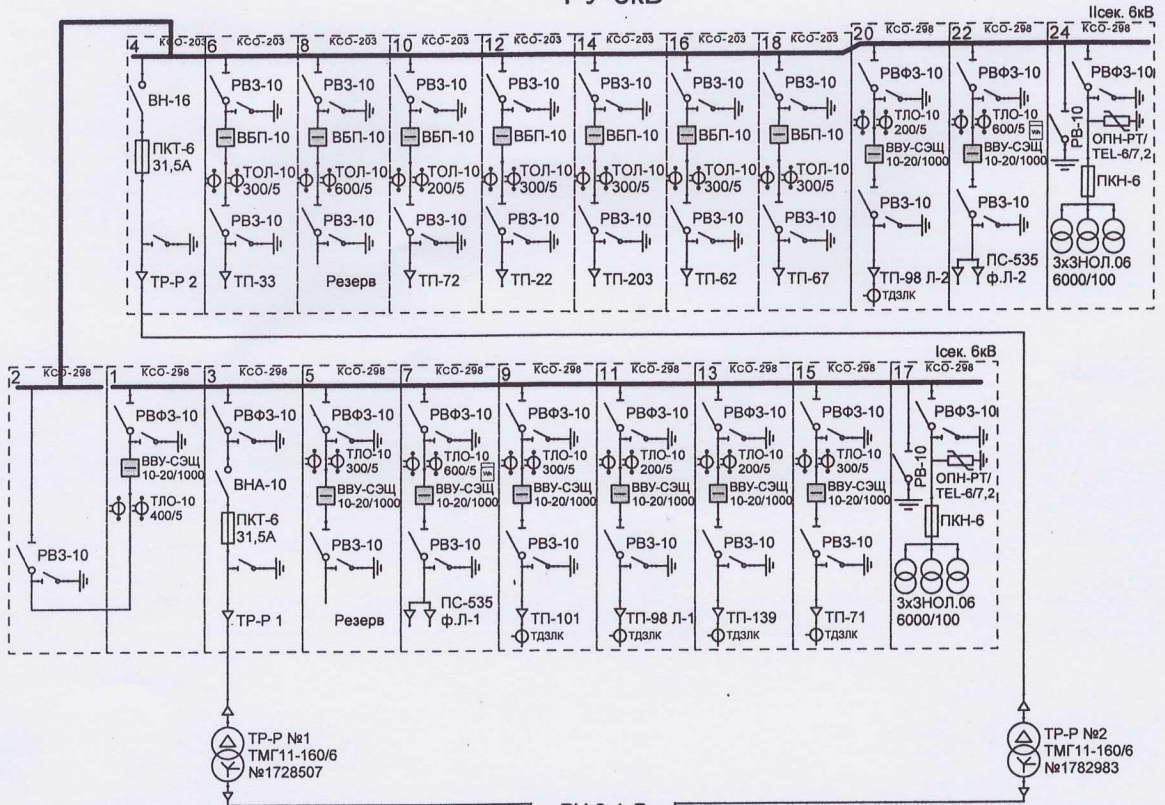

Изм.	Кол.уч.	Лист	Модон.	Подп.	Дата
Разраб.		Дробышев			12.15.12
Пров.		Маханьков			
Гл.инженер		Ванчужкин			

ЭС

Московская обл. Воскресенский район

Электрические сети на объекте ЦРП-1

Стадия	Лист	Листов

Однолинейная схема ЦРП-1

Воскресенский филиал АО "Мособлэнерго"